




P.P.H. KRAJAN SP. Z O.O.
Wiśniewa 18
89-400 Sępólno Krajeńskie
tel. 052 388 10 10
tel. kom. 502 483 721

TEMAT: INWENTARYZACJA BUDYNKU PO BYŁEJ SZKOLE W SITNIE
(ŚWIELICA WIEJSKA), SITNO 11, DZ. NR 278/3, OBRĘB 0010 SITNO,
JEDN. EWID. 041303_2 SOŚNO

Str. 9

II. CZĘŚĆ RYSUNKOWA

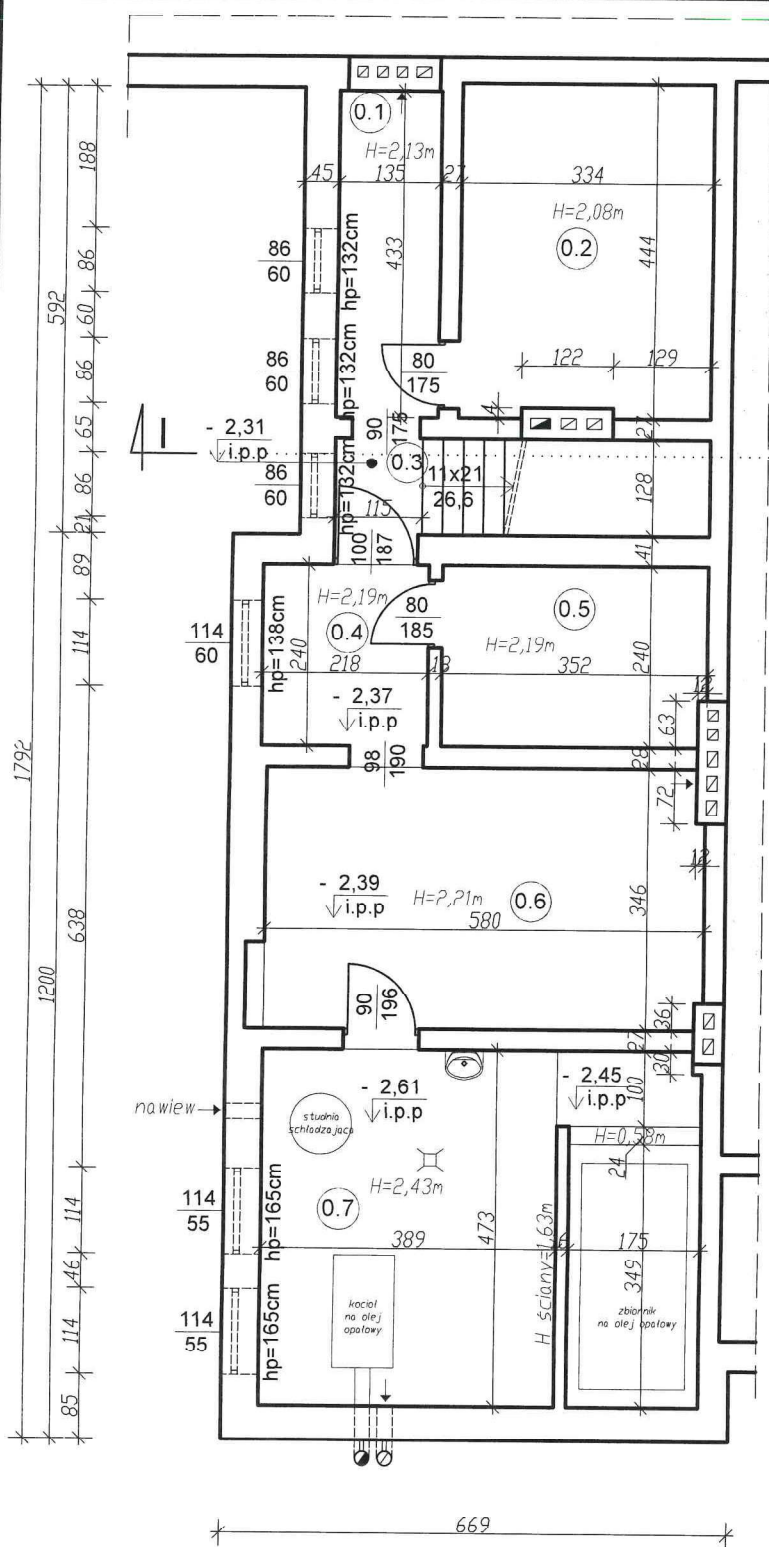

Piwnica – powierzchnia podłogi			
wysokość	≤140cm	140–220cm	≥220cm
powierzchnia [m ²]	0,00	35,58	46,58

UWAGA:

1. Powierzchnie pomieszczeń obliczone zgodnie z Dz. U. z 2020r., poz. 1609.

Rzut piwnicy inwentaryzacja skala 1:100

STATUS:

INWENTARYZACJA BUDOWLANA



PRZEDSIĘBIORSTWO PRODUKCYJNO-HANDLOWE
KRAJAN Sp. z o.o.
Wiśniewa 18
89-400 Sępólno Krajeńskie
t. 052 388 10 10 email: pphkrajana@wp.pl
t.k. 502 483 721 www: www.pphkrajana.pl

BILANS POWIERZCHNI				
PIWNICA				
NR POM.	NAZWA POMIESZCZENIA	RODZAJ POSADZKI	POW. UŻYTK.	POW. PODŁOGI
0.1	Korytarz	BETON	2,93	5,85
0.2	Pomieszczenie gospodarcze	BETON	7,33	14,66
0.3	Przedsionek	BETON	0,74	1,47
0.4	Korytarz	BETON	2,62	5,23
0.5	Pomieszczenie gospodarcze	BETON	4,19	8,37
0.6	Pomieszczenie gospodarcze	BETON	19,94	19,94
0.7	Kotłownia	PŁYTKI CERAM.	26,64	26,64
OGÓŁEM SUMA POWIERZCHNI			64,39	82,16

INWESTOR: GMINA SOŚNO
UL. NOWA 1
89-412 SOŚNO

OBIĘKT: BUDYNEK PO BYŁEJ SZKOLE W SITNIE
(ŚWIE TLICA WIEJSKA)

LOKALIZACJA: SITNO 11, DZ. NR 278/3

TYTUŁ RYS.: RZUT PIWNICY INWENTARYZACJA

PROJEKTANT KONSTRUKCYJNO-BUDOWLANY:
mgr inż. Wojciech Sienkiewicz
Upr.Nr KUP/0109/PWOK/08


PROJEKTANT KONSTRUKCYJNO-BUDOWLANY:
mgr inż. Gabriela Szpolda
Upr.Nr KUP/0049/PWOKb/21

SKALA
1:100

NR. PROJ.
5/2021

NR. RYS.
11


DATA
05.2021

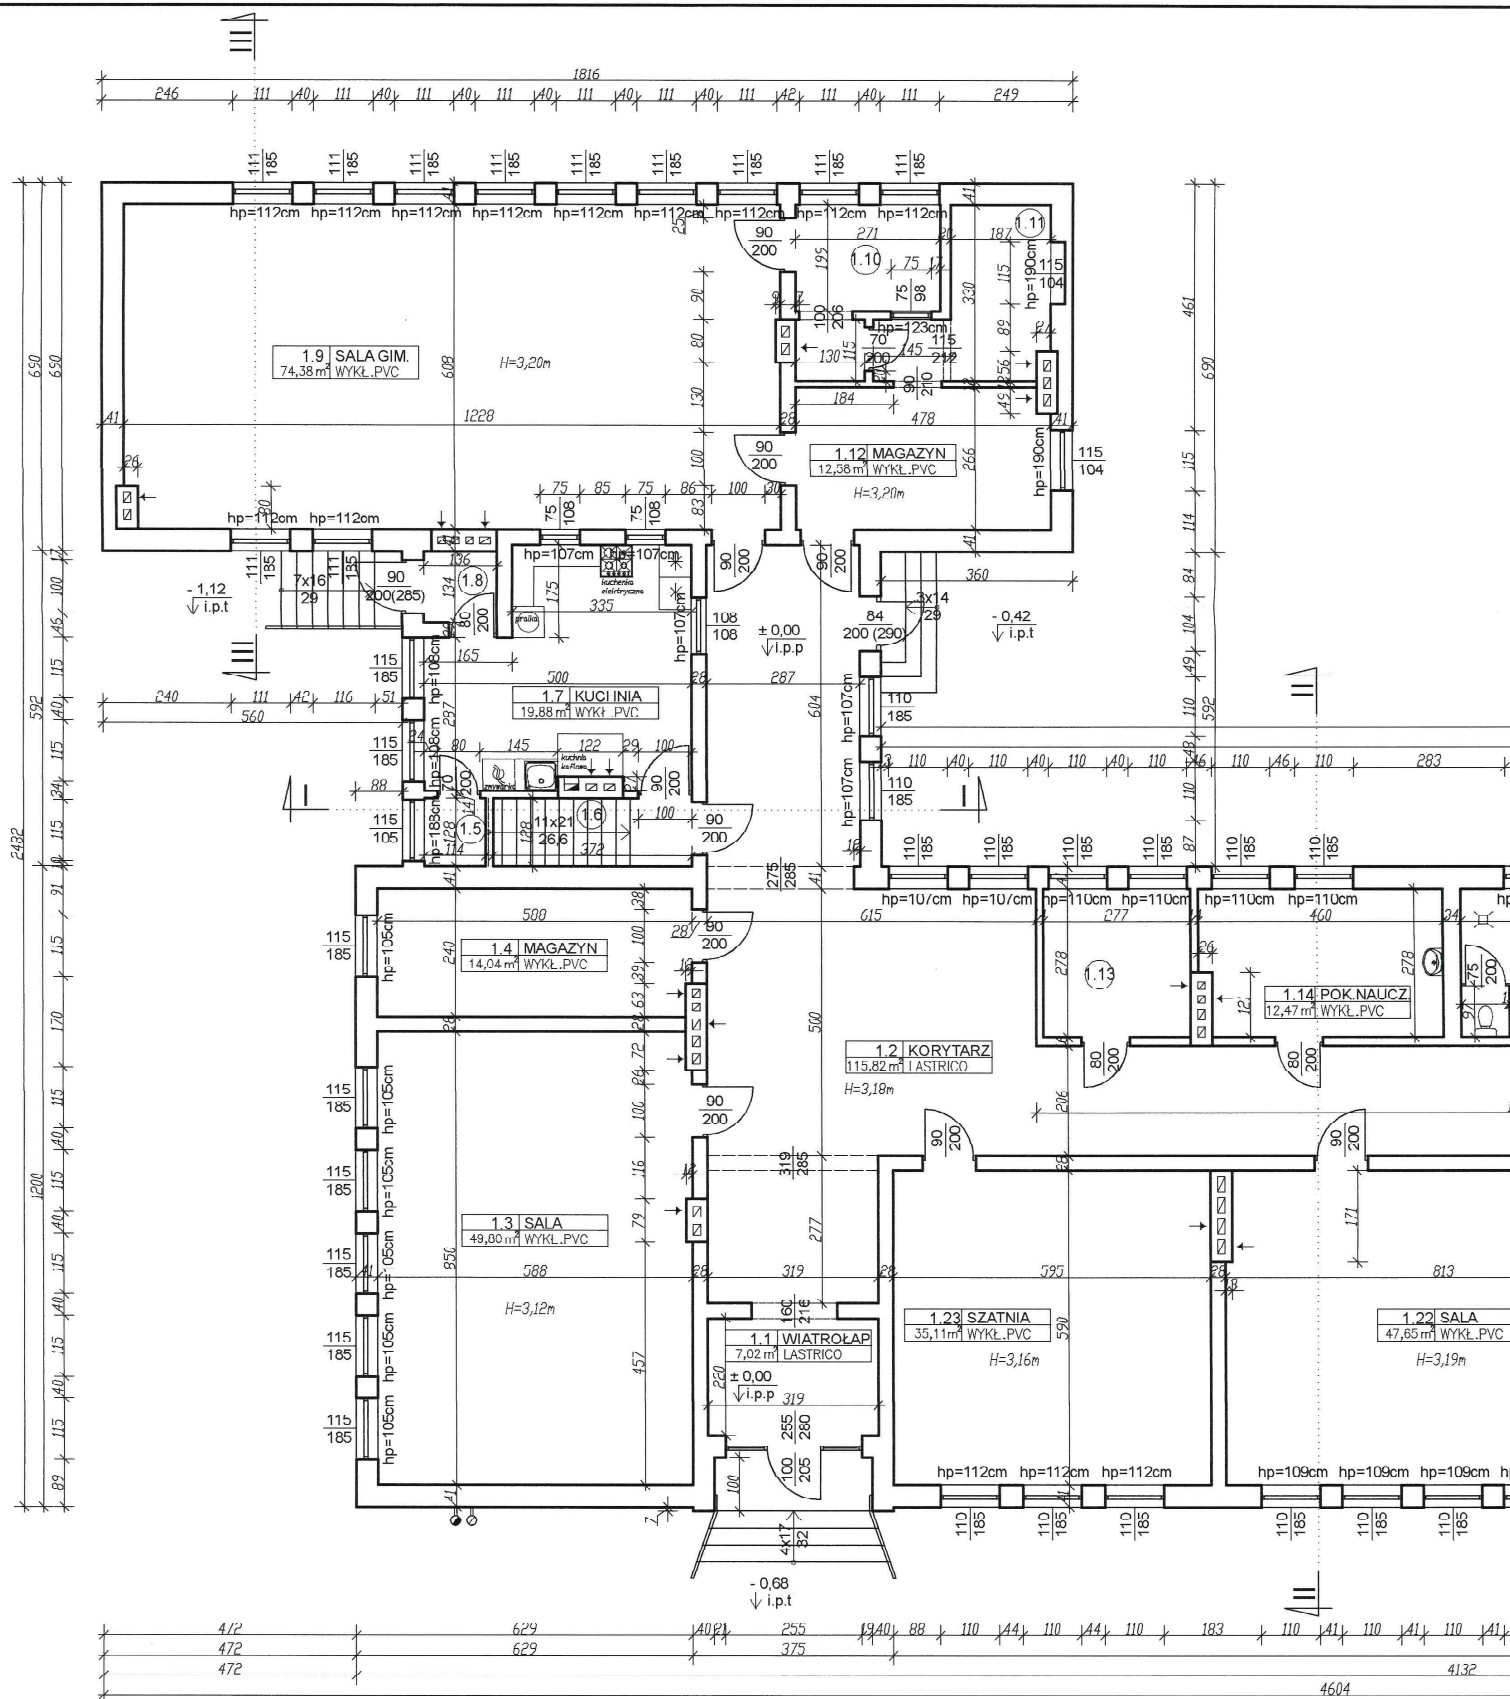

BILANS POWIERZCHNI			
PARTER			
NR POM.	NAZWA POMIESZCZENIA	RODZAJ POSADZKI	POW. UŻYTK. = POW. PODŁ.
1.1	Wiatrołap	LASTRICO	7,02
1.2	Korytarz	LASTRICO	115,82
1.3	Sala	WYKŁ. PVC	49,80
1.4	Magazyn	WYKŁ. PVC	14,04
1.5	Magazyn	WYKŁ. PVC	1,46
1.6	Klatka schodowa	WYKŁ. PVC	4,76
1.7	Kuchnia	WYKŁ. PVC	19,88
1.8	Wiatrołap	LASTRICO	1,82
1.9	Sala gimnastyczna	WYKŁ. PVC	74,38
1.10	Magazyn	LASTRICO	7,05

1.11	Magazyn	WYKŁ. PVC	7,69
1.12	Magazyn	WYKŁ. PVC	12,58
1.13	Stółówka	WYKŁ. PVC	7,70
1.14	Pokój nauczycielski	WYKŁ. PVC	12,47
1.15	WC męskie	LASTRICO	9,03
1.16	WC damskie	LASTRICO	10,64
1.17	WC personelu	LASTRICO	3,00
1.18	Wiatrołap	WYKŁ. PVC	2,67
1.19	Biuro OSP	WYKŁ. PVC	32,61
1.20	Sala	WYKŁ. PVC	47,20
1.21	Sala	WYKŁ. PVC	46,64
1.22	Sala	WYKŁ. PVC	47,65
1.23	Szatkia	WYKŁ. PVC	35,11
OGÓŁEM SUMA POWIERZCHNI			571,02


UWAGA:
1. Powierzchnie ponieszczeń obliczone z 2020r., poz. 1609.

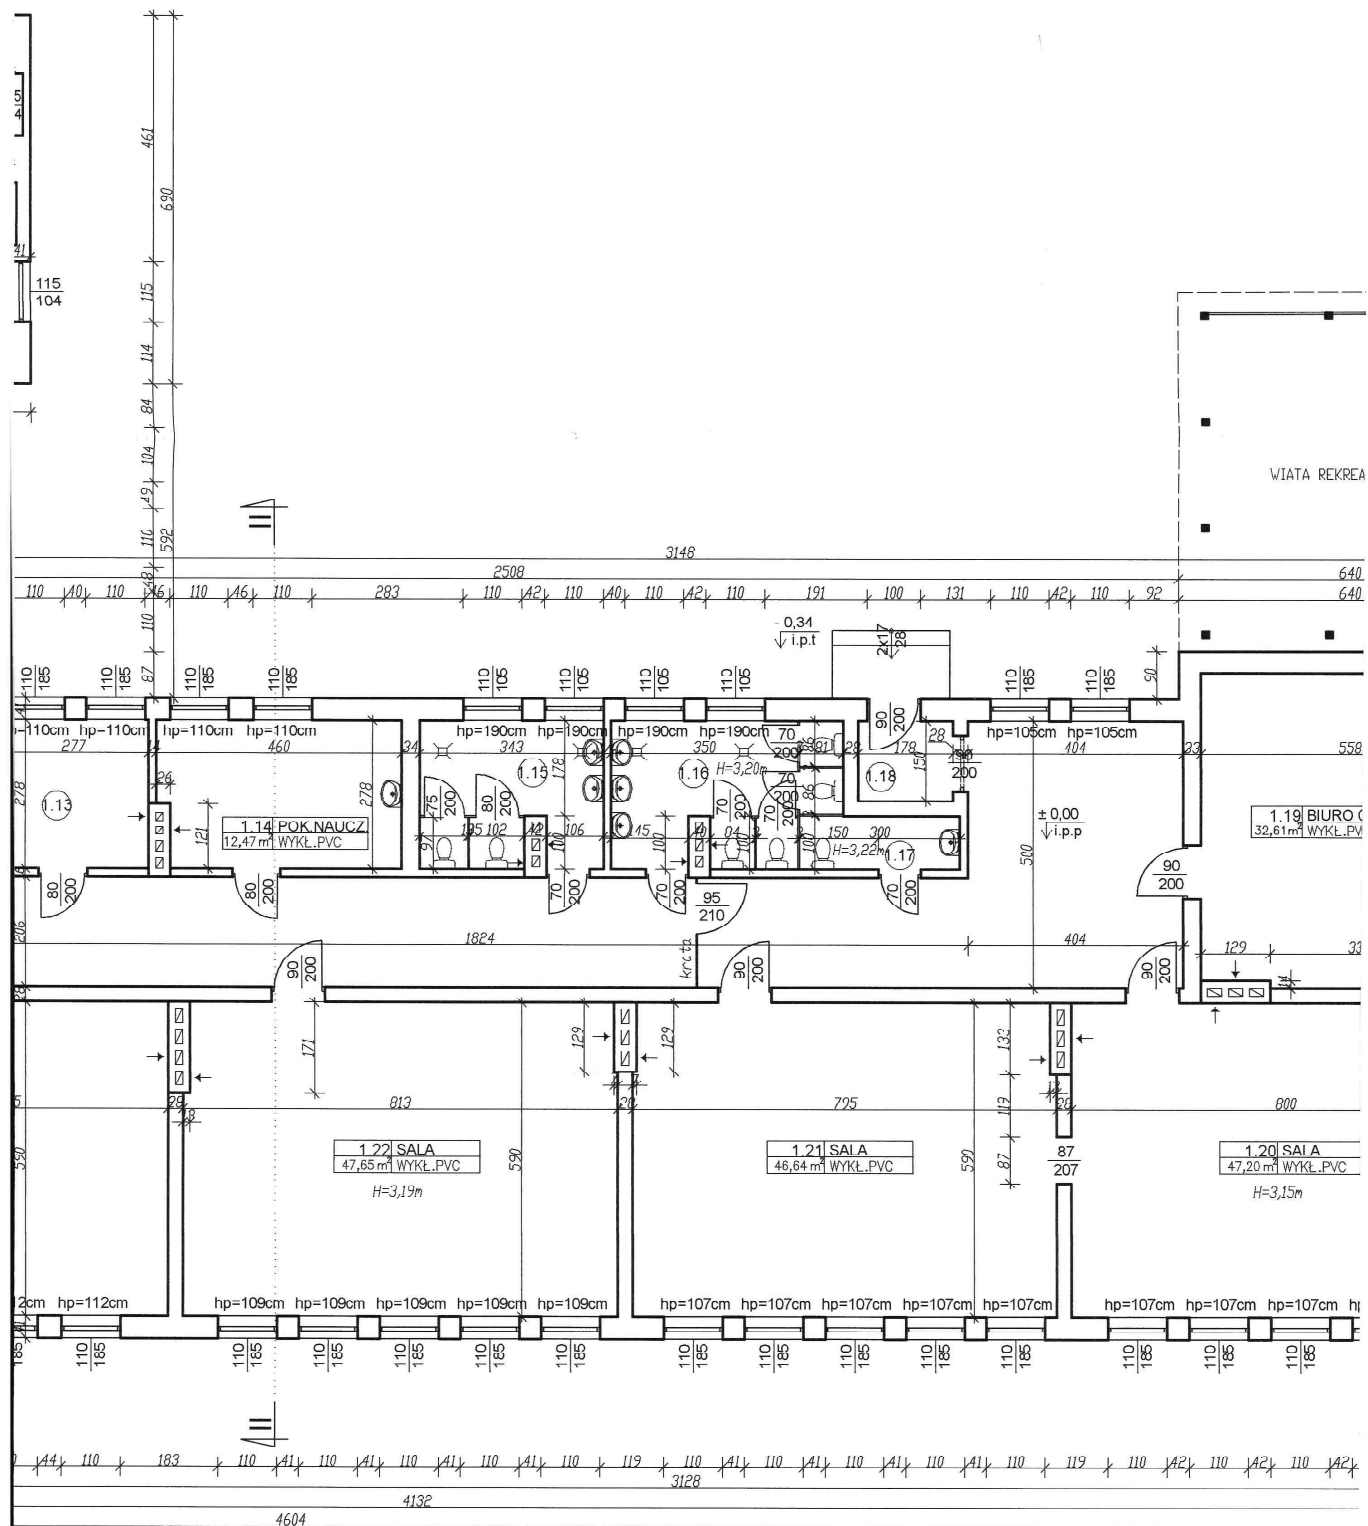

KŁ. PVC	7,69
KŁ. PVC	12,50
KŁ. PVC	7,70
KŁ. PVC	12,47
STRICO	9,03
STRICO	10,64
STRICO	3,00
KŁ. PVC	7,67
KŁ. PVC	32,61
KŁ. PVC	47,20
KŁ. PVC	46,64
KŁ. PVC	47,65
KŁ. PVC	35,11
	571,02

UWAGA:

1. Powierzchnie pomieszczeń obliczone zgodnie z Dz. U. z 2020r., poz. 1609.

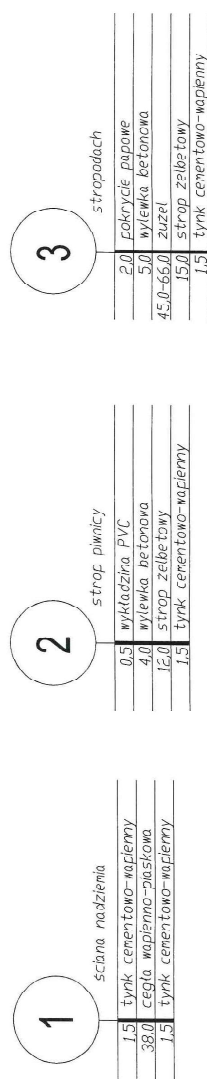

Przekrój I-I inwentaryzacja
skala 1:50

STATUS:

INWENTARYZACJA BUDOWLANA



PRZEDSIĘBIORSTWO PRODUKCYJNO-HANDLOWE
KRAJAN Sp. z o.o.
Wiśniewa 18
89-400 Sepólno Krajeńskie
t. 052 388 10 10
e-mail: pphkrajan@wp.pl
www: [www: www.pphkrajan.pl](http://www.pphkrajan.pl)
t. k. 502 483 721

INWESTOR: GMINA SOŚNO
UL. NOWA 1
89-412 SOŚNO


OBIEKT	BUDYNEK PO BYŁEJ SZKOLE W SITNIE (ŚWIETLICA WIEJSKA)
--------	---

LOKALIZACJA: SITNO 11, DZ. NR 278/3

Tytuł rys.: PRZEKRÓJ I-1 INWENTARYZACJA

PROJEKTANT KONSTRUKCYJNO-BUDOWLANY:	PROJEKTANT KONSTRUKCYJNO-BUDOWLANY: Inż. inż. Gabriela Szfelda ul. Nr 41, 00-109, PIWOKI
-------------------------------------	--

SKALA 1:50	NR. PROJ. 5/2021	NR. RYS. 31	DATA 05.2021
---------------	---------------------	----------------	-----------------

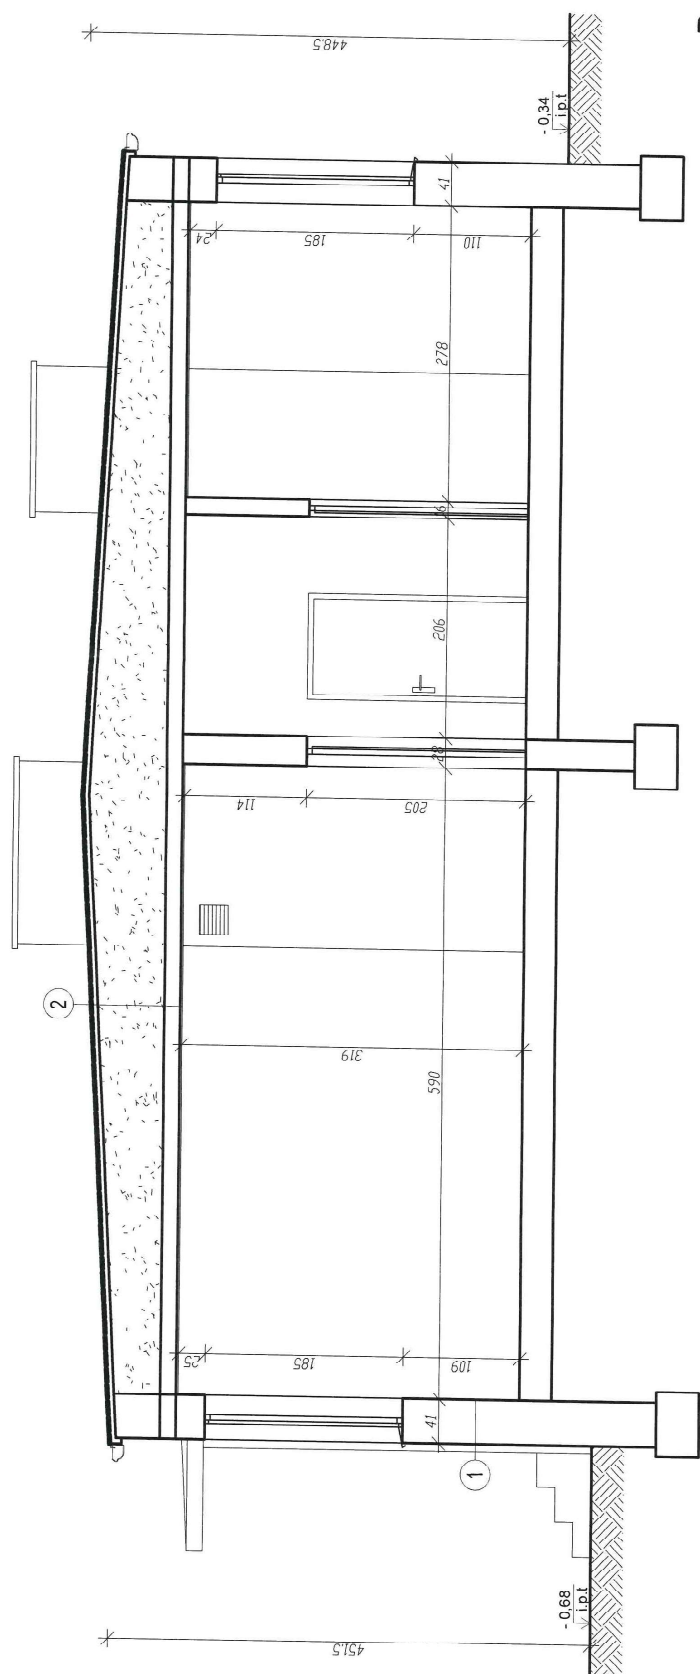

Przekrój II-II inwentaryzacja
skala 1:50

STATUS: INWENTARYZACJA BUDOWLANA



PRZEDSIĘBIORSTWO PRODUKCYJNO-HANDLOWE
KRAJAN Sp. z o.o.
ul. Kościuszki 11
89-400 Sepólno Krajskie
t. 052 388 10 10 e-mail: pphk@pph.krajan.pl
t.k. 502 483 721 www: www.pphk.krajan.pl

INWESTOR:
GMINA SOŚNO
UL. NOWA 1
89-412 SOŚNO

OBIEKT:
BUDYNEK PO BYŁEJ SZKOLE W SITNIE
(ŚWIETLICA WIEJSKA)

LOKALIZACJA: S TNO 11, DZ. NR 278/3

TYTUŁ RYS.: PRZEKRÓJ II-II INWENTARYZACJA

PROJEKTANT: KONTAKTOWA SŁUBOWY
mgr inż. Wiesław Śliwowski
Upr. Nr KUP0048PW6B21

SKALA 1:50 NR-PROJ 5/2021 NR RYS. 41 DATA 05.2021

2


stropodach

2.0	pokrycie paocowe
5.0	wylewka betonowa
43.0-72.0	zuze
15.0	strop żelbetowy
1.5	tynek cementowo-wapienny

1

ściana nadziemia

1.5	tynek cementowo-wapienny
38.0	cegła wapienno-głaskowa
1.5	tynek cementowo-wapienny

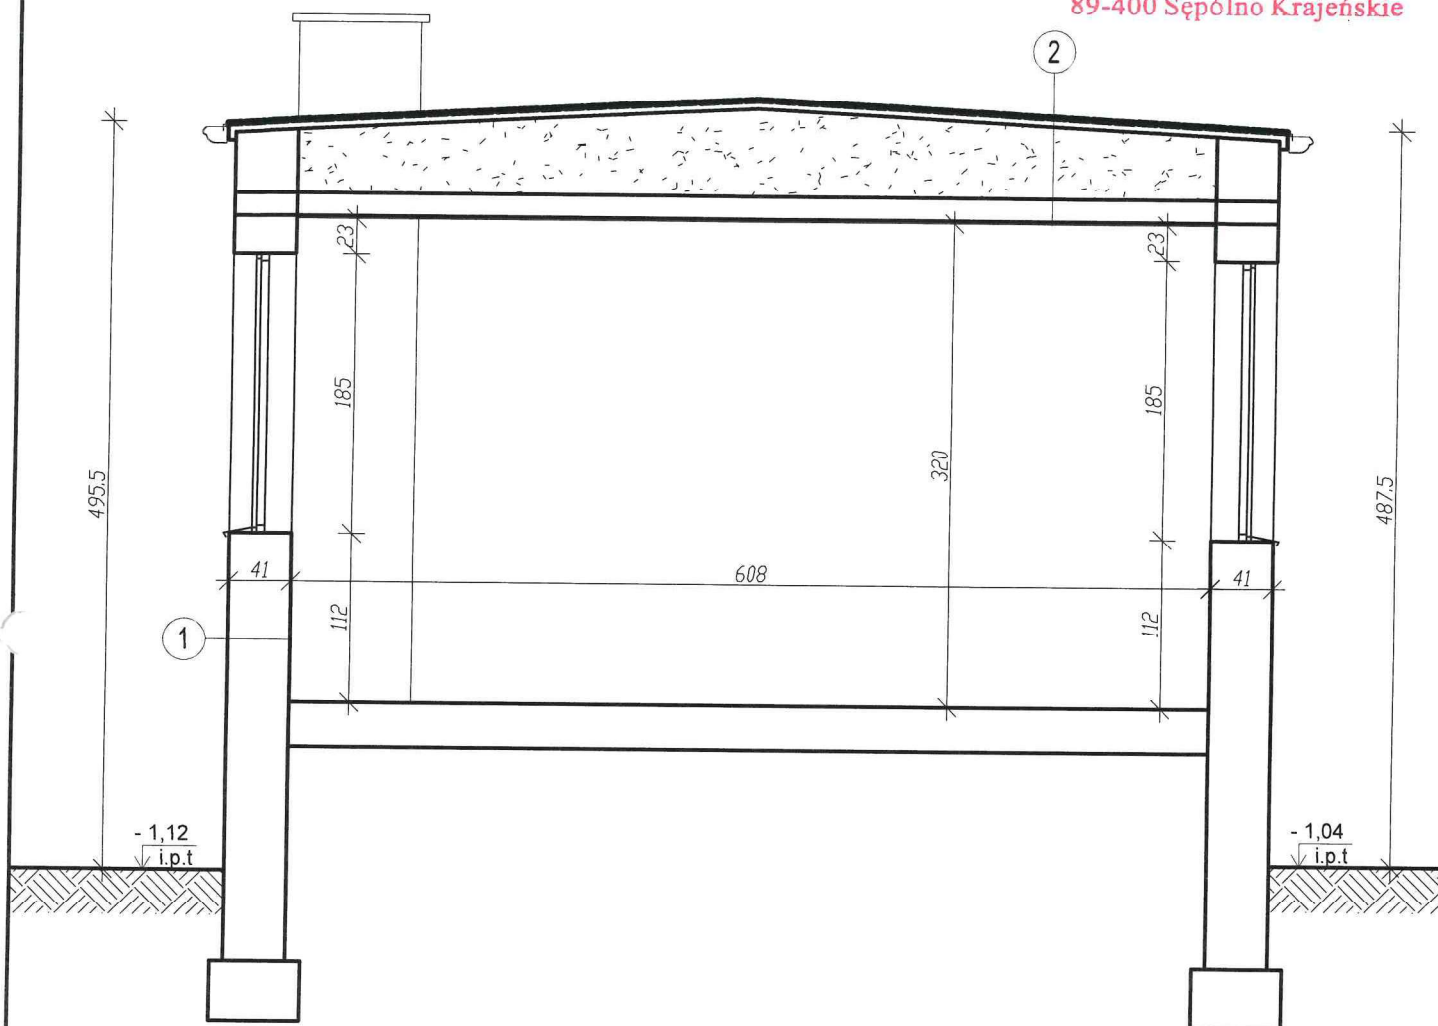

1

ściana nadziemia

1,5	tynek cementowo-wapienny
38,0	cegła wapienno-piaskowa
1,5	tynek cementowo-wapienny

2

stropodach

2,0	pokrycie papowe
5,0	wylewka betonowa
42,0-58,0	zuzel
15,0	strop żelbetowy
1,5	tynek cementowo-wapienny

Przekrój III-III inwentaryzacja skala 1:50

STATUS:

INWENTARYZACJA BUDOWLANA



PRZEDSIĘBIORSTWO PRODUKCYJNO-HANDLOWE
KRAJAN Sp. z o.o.
Wiśniewa 18
89-400 Sępólno Krajeńskie
t. 052 388 10 10 email: pphkraj@wp.pl
t.k. 502 483 721 www: www.pphkraj.pl

INWESTOR: GMINA SOŚNO
UL. NOWA 1
89-412 SOŚNO

OBIEKT: BUDYNEK PO BYŁEJ SZKOLE W SITNIE
(ŚWIEŁLICA WIEJSKA)

LOKALIZACJA: SITNO 11, DZ. NR 278/3

TYTUŁ RYS.: PRZĘKRÓJ III-III INWENTARYZACJA

PROJEKTANT KONSTRUKCYJNO-BUDOWLANY
mgr inż. Wojciech Sienkiewicz
Upr.Nr KUP/0109/PWOK/08

PROJEKTANT KONSTRUKCYJNO-BUDOWLANY
mgr inż. Gabriela Szpolda
Upr.Nr KUP/0049/PWBKb/21


SKALA
1:50

NR. PROJ.
5/2021


NR. RYS.
51

DATA:
05.2021

Elewacja zachodnia

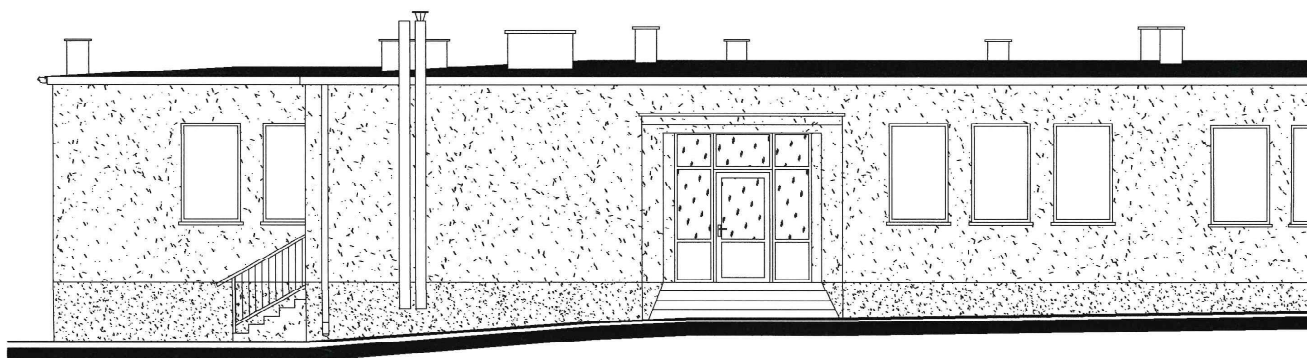

Elewacja wschodnia

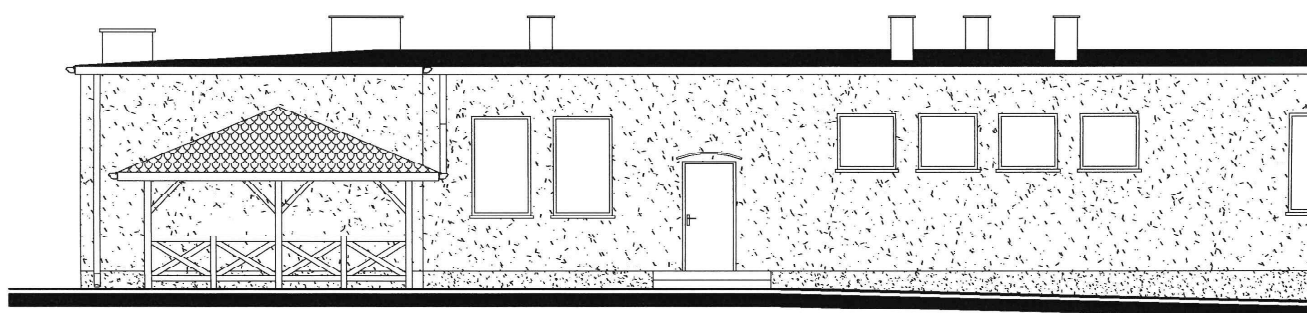

WIATA REKREACYJNA


Elewacja północna

skala 1:100




Elewacja południowa

skala 1:100

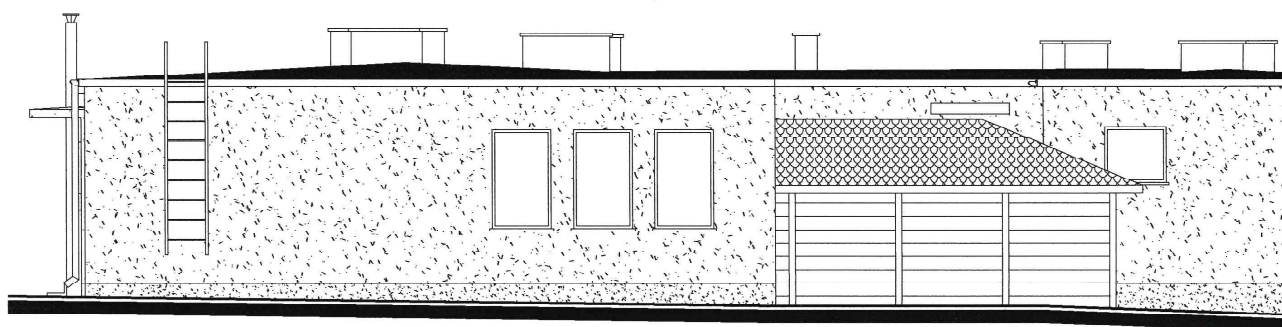


WIATA REKREACYJNA


Elewacja zachodnia (frontowa) skala 1:100

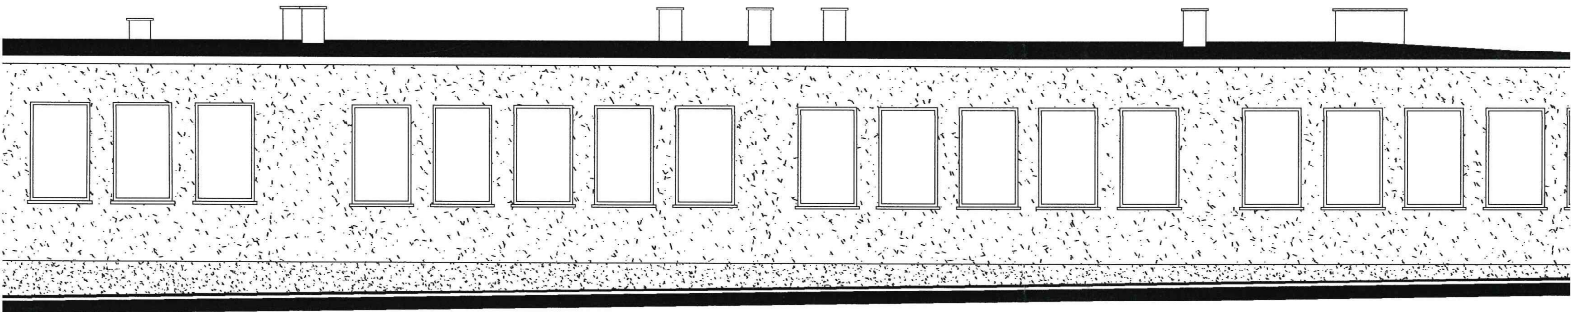


Elewacja wschodnia skala 1:100

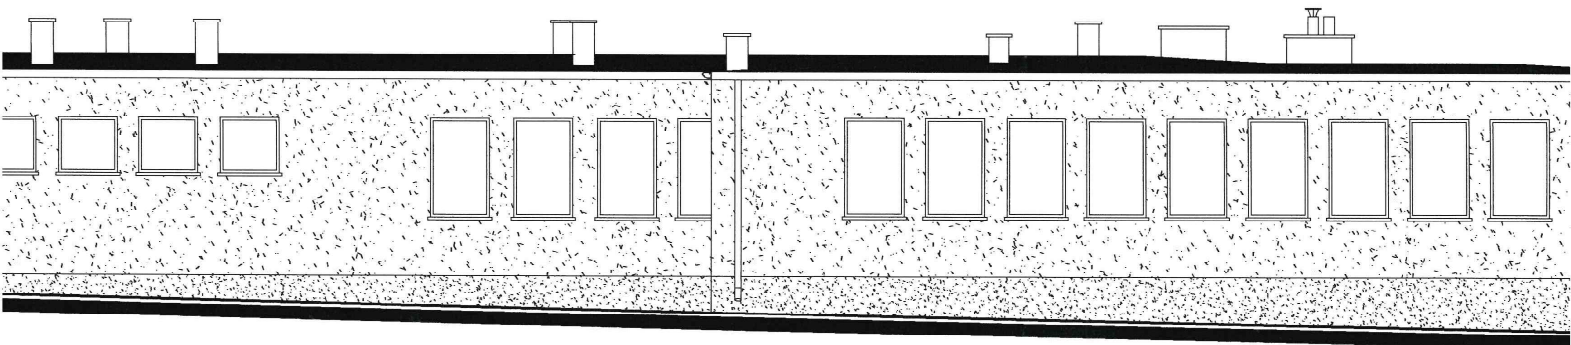

skala 1:100


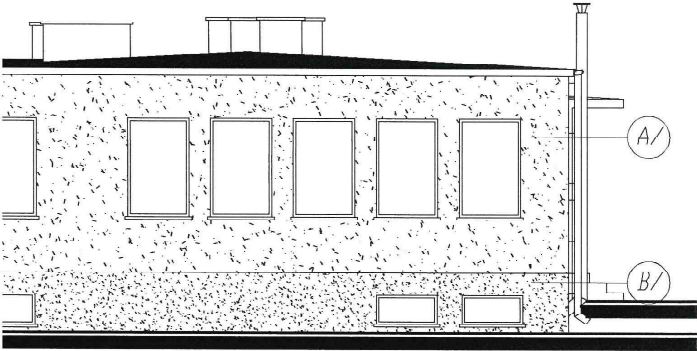


skala 1:100

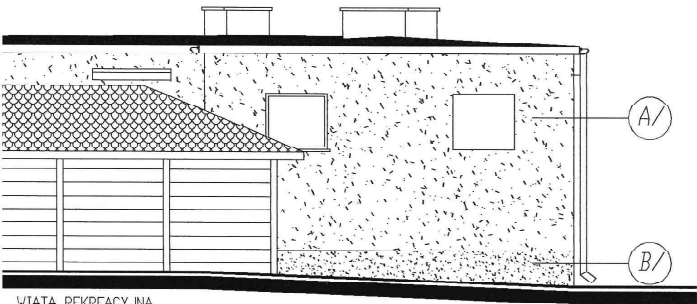

WIATA REKREACYJNA

MATERIAL Y:		
SYMBOL NA RYS.	OPIS	
A/	TYNK CEMENTOWO-WAPIENNY	
B/	TYNK CEMENTOWO-WAPIENNY	
KOLORY:		
SYMBOL NA RYS.	NAZWA KOLORU	SYMBOL
A/	NATURALNY	-
B/	JASNIUSZARY	-

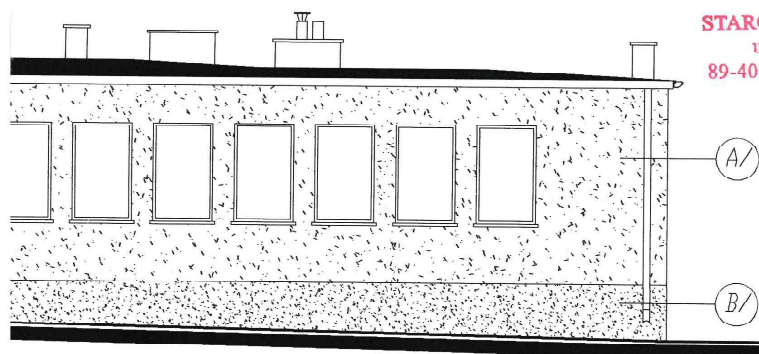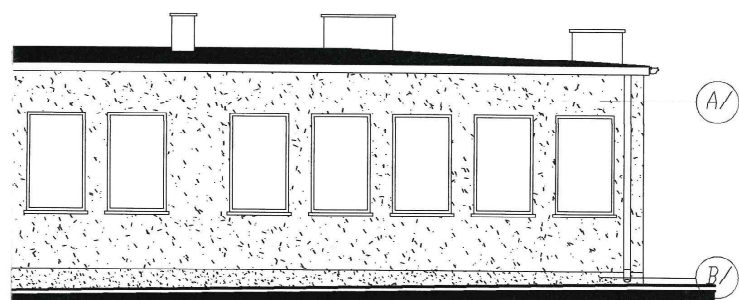

STAROSTA SĘPOLENSKI
ul. Kościuski 1 str 16
89-400 Sępólno Krajeńskie

Elewacje inwentaryzacja skala 1:100

STATUS:
INWENTARYZACJA BUDOWLANA



PRZEDSIĘBIORSTWO PRODUKCYJNO-HANDLOWE
KRAJAN Sp. z o.o.
Wiśniewa 18
89-400 Sępólno Krajeńskie
t. 052 388 10 10 email: pphkrajani@wp.pl
t.k. 502 483 721 www: www.pphkrajani.pl

INWESTOR: GMINA SOŚNO
UL. NOWA 1
89-412 SOŚNO
OBIEKT: BUDYNEK PO BYŁEJ SZKOLE W SITNIE
(ŚWIETLICA WIEJSKA)

LOKALIZACJA: SITNO 11, DZ. NR 278/3

TYTUŁ RYS.: ELEWACJE INWENTARYZACJA


PROJEKTANT KONSTRUKCYJNO-BUDOWLANY
mgr inż. Wojciech Siemkiewicz
Upr. Nr. KUB/01105/PW/000008
PROJEKTANT KONSTRUKCYJNO-BUDOWLANY
mgr inż. Gabriela Szopka
Upr. Nr. KUB/00040/PW/000021


SKALA 1:100 NR. PROJ. 5/2021 NR. RYS. 61 DATA 05.2021

OPIS

CEMENTOWO-WAPIENNY
CEMENTOWO-WAPIENNY

NAZWA SYMBOL
KPII DRII
NATURALNY
JASNO SZARY

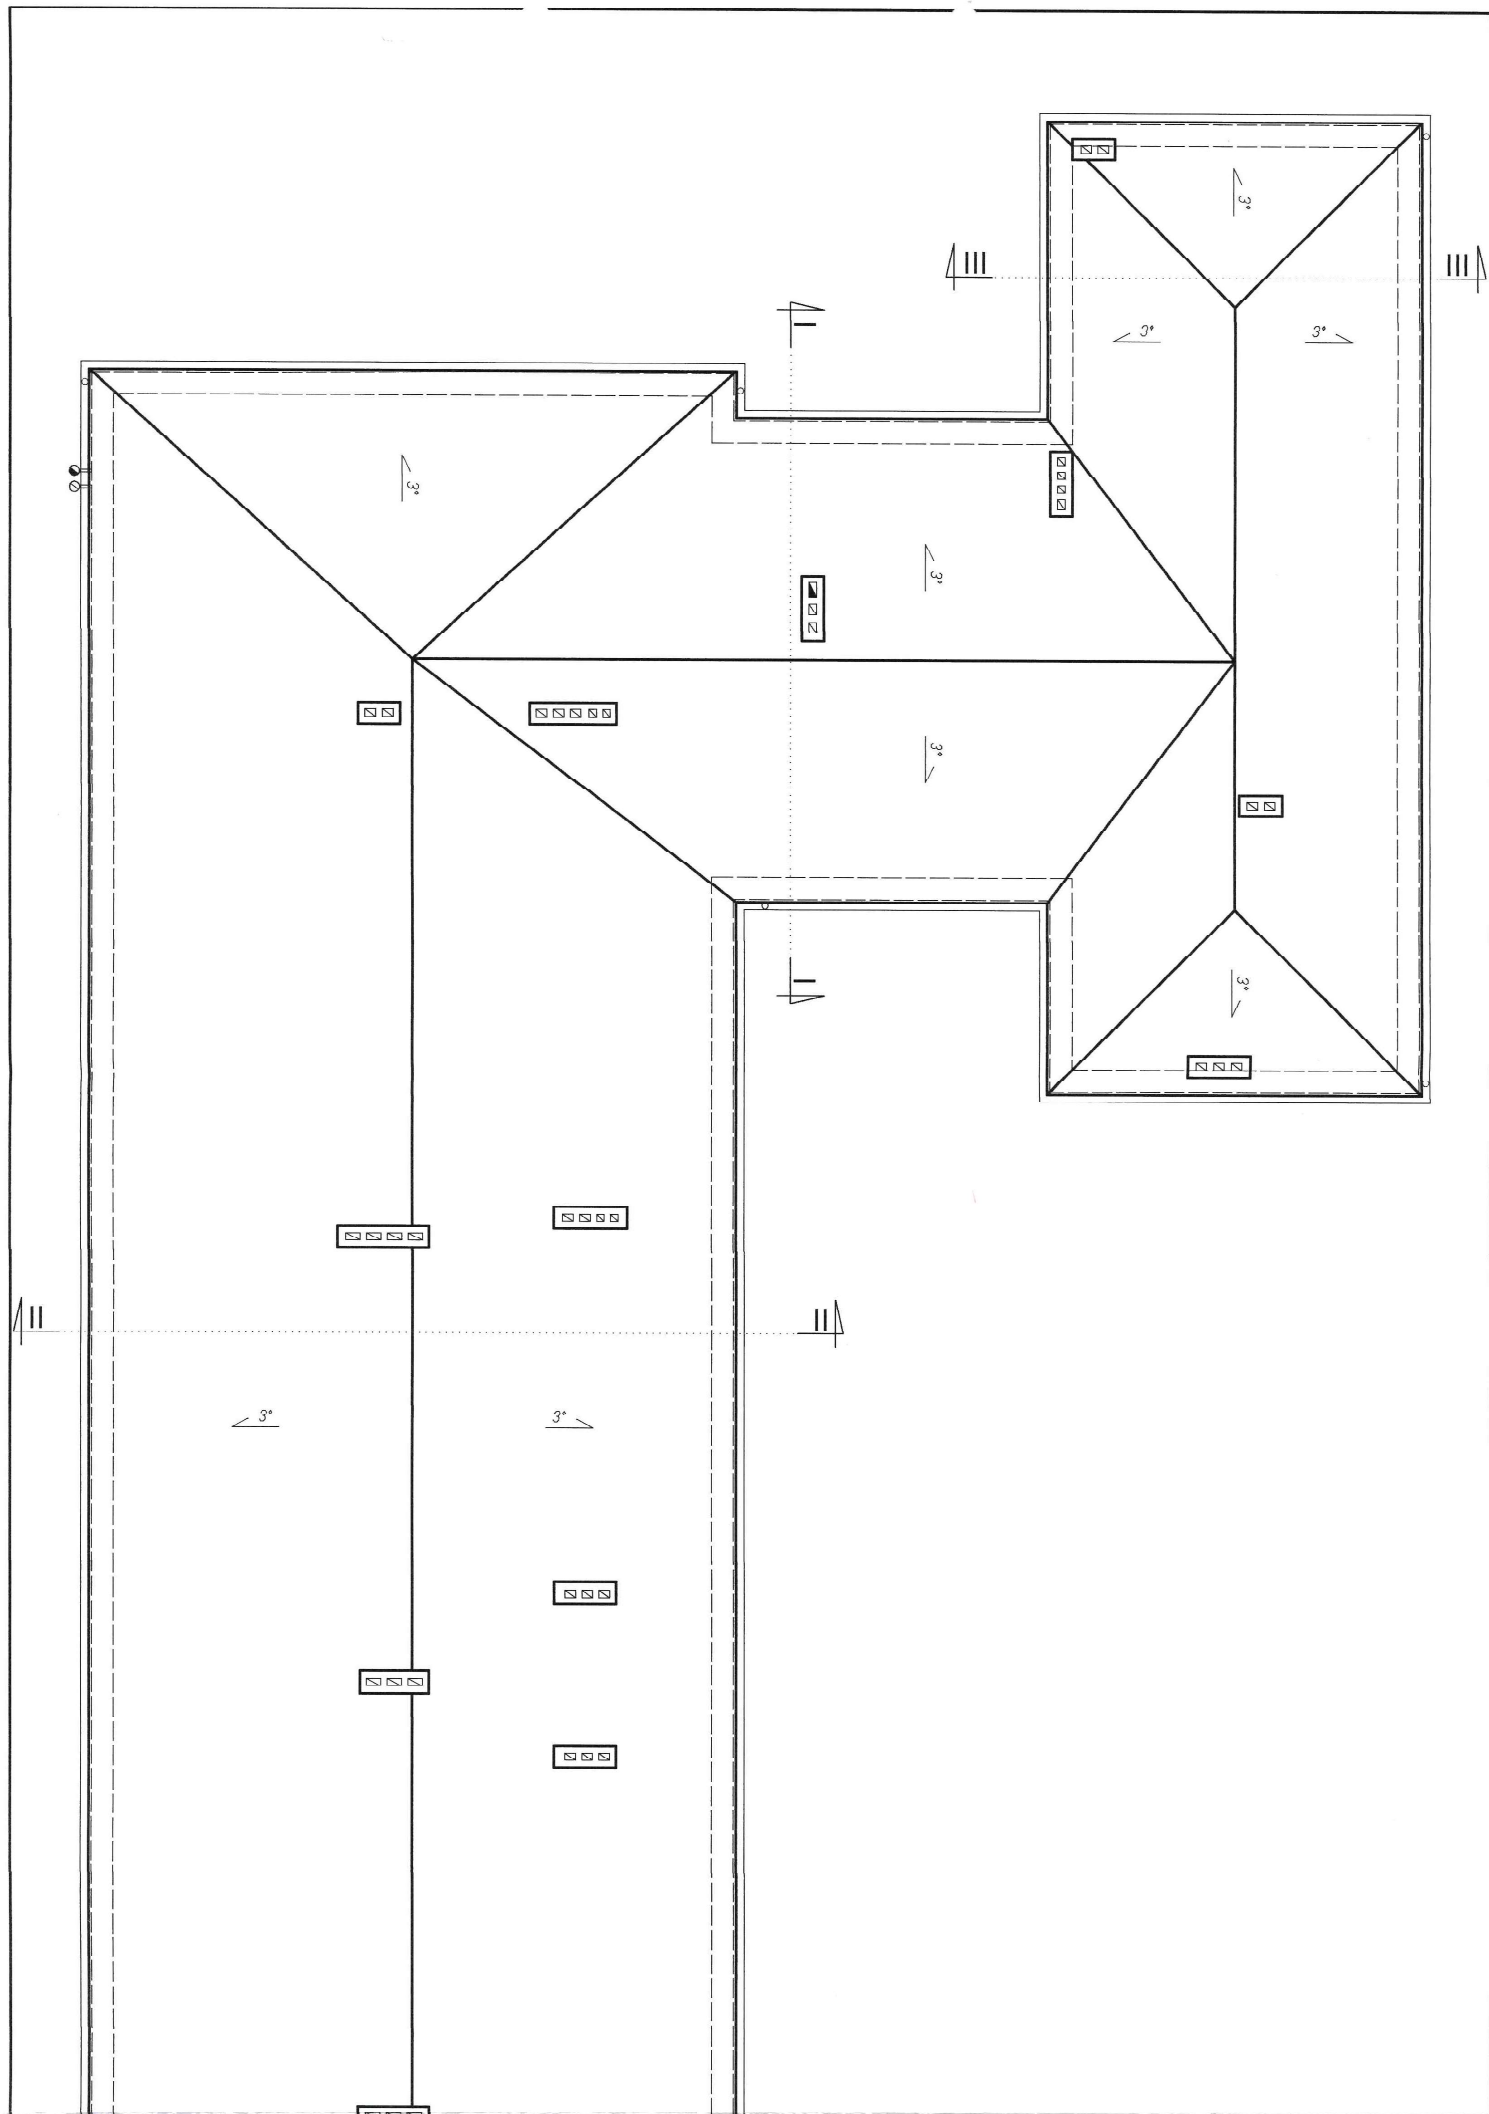

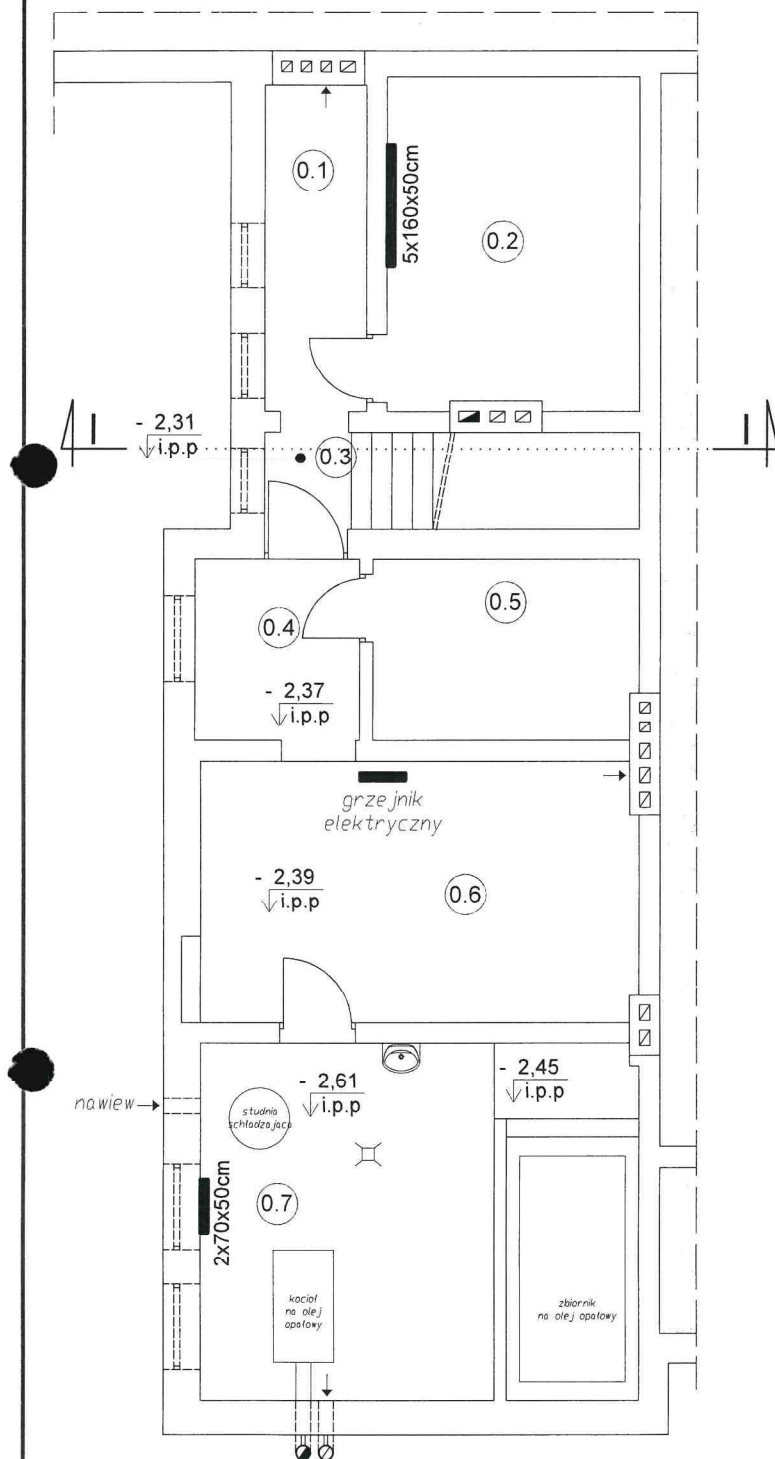

LEGENDA:

— - istniejące grzejniki

UWAGA:

1. Grzejniki opisano w następującej kolejności:
grubość x długość x wysokość

Rzut piwnicy instalacje sanitarne inwentaryzacja skala 1:100

STATUS:

INWENTARYZACJA BUDOWLANA



KRAJAN

PRZEDSIĘBIORSTWO PRODUKCYJNO-HANDLOWE
KRAJAN Sp. z o.o.
Wiśniewa 18
89-400 Sępólno Krajeńskie
t. 052 388 10 10 email: pphkrajan@wp.pl
t.k. 502 483 721 www: www.pphkrajan.pl

INWESTOR: GMINA SOŚNO
UL. NOWA 1
89- 412 SOŚNO

OBIEKT: BUDYNEK PO BYŁEJ SZKOLE W SITNIE
(ŚWIE TLICA WIEJSKA)

LOKALIZACJA: SITNO 11, DZ. NR 278/3

TYTUŁ RYS.: RZUT PIWNICY INSTALACJE SANITARNE
INWENTARYZACJA

PROJEKTANT KONSTRUKCYJNO-BUDOWLANY:
mgr inż. Wojciech Stenkiewicz
Upr.Nr KUP/0109/PWOK/08


PROJEKTANT KONSTRUKCYJNO-BUDOWLANY:
mgr inż. Gabriela Szpojda
Upr.Nr KUP/0049/PWBKb/21


SKALA
1:100

NR. PROJ.
5/2021

NR. RYS.
81

DATA
05.2021

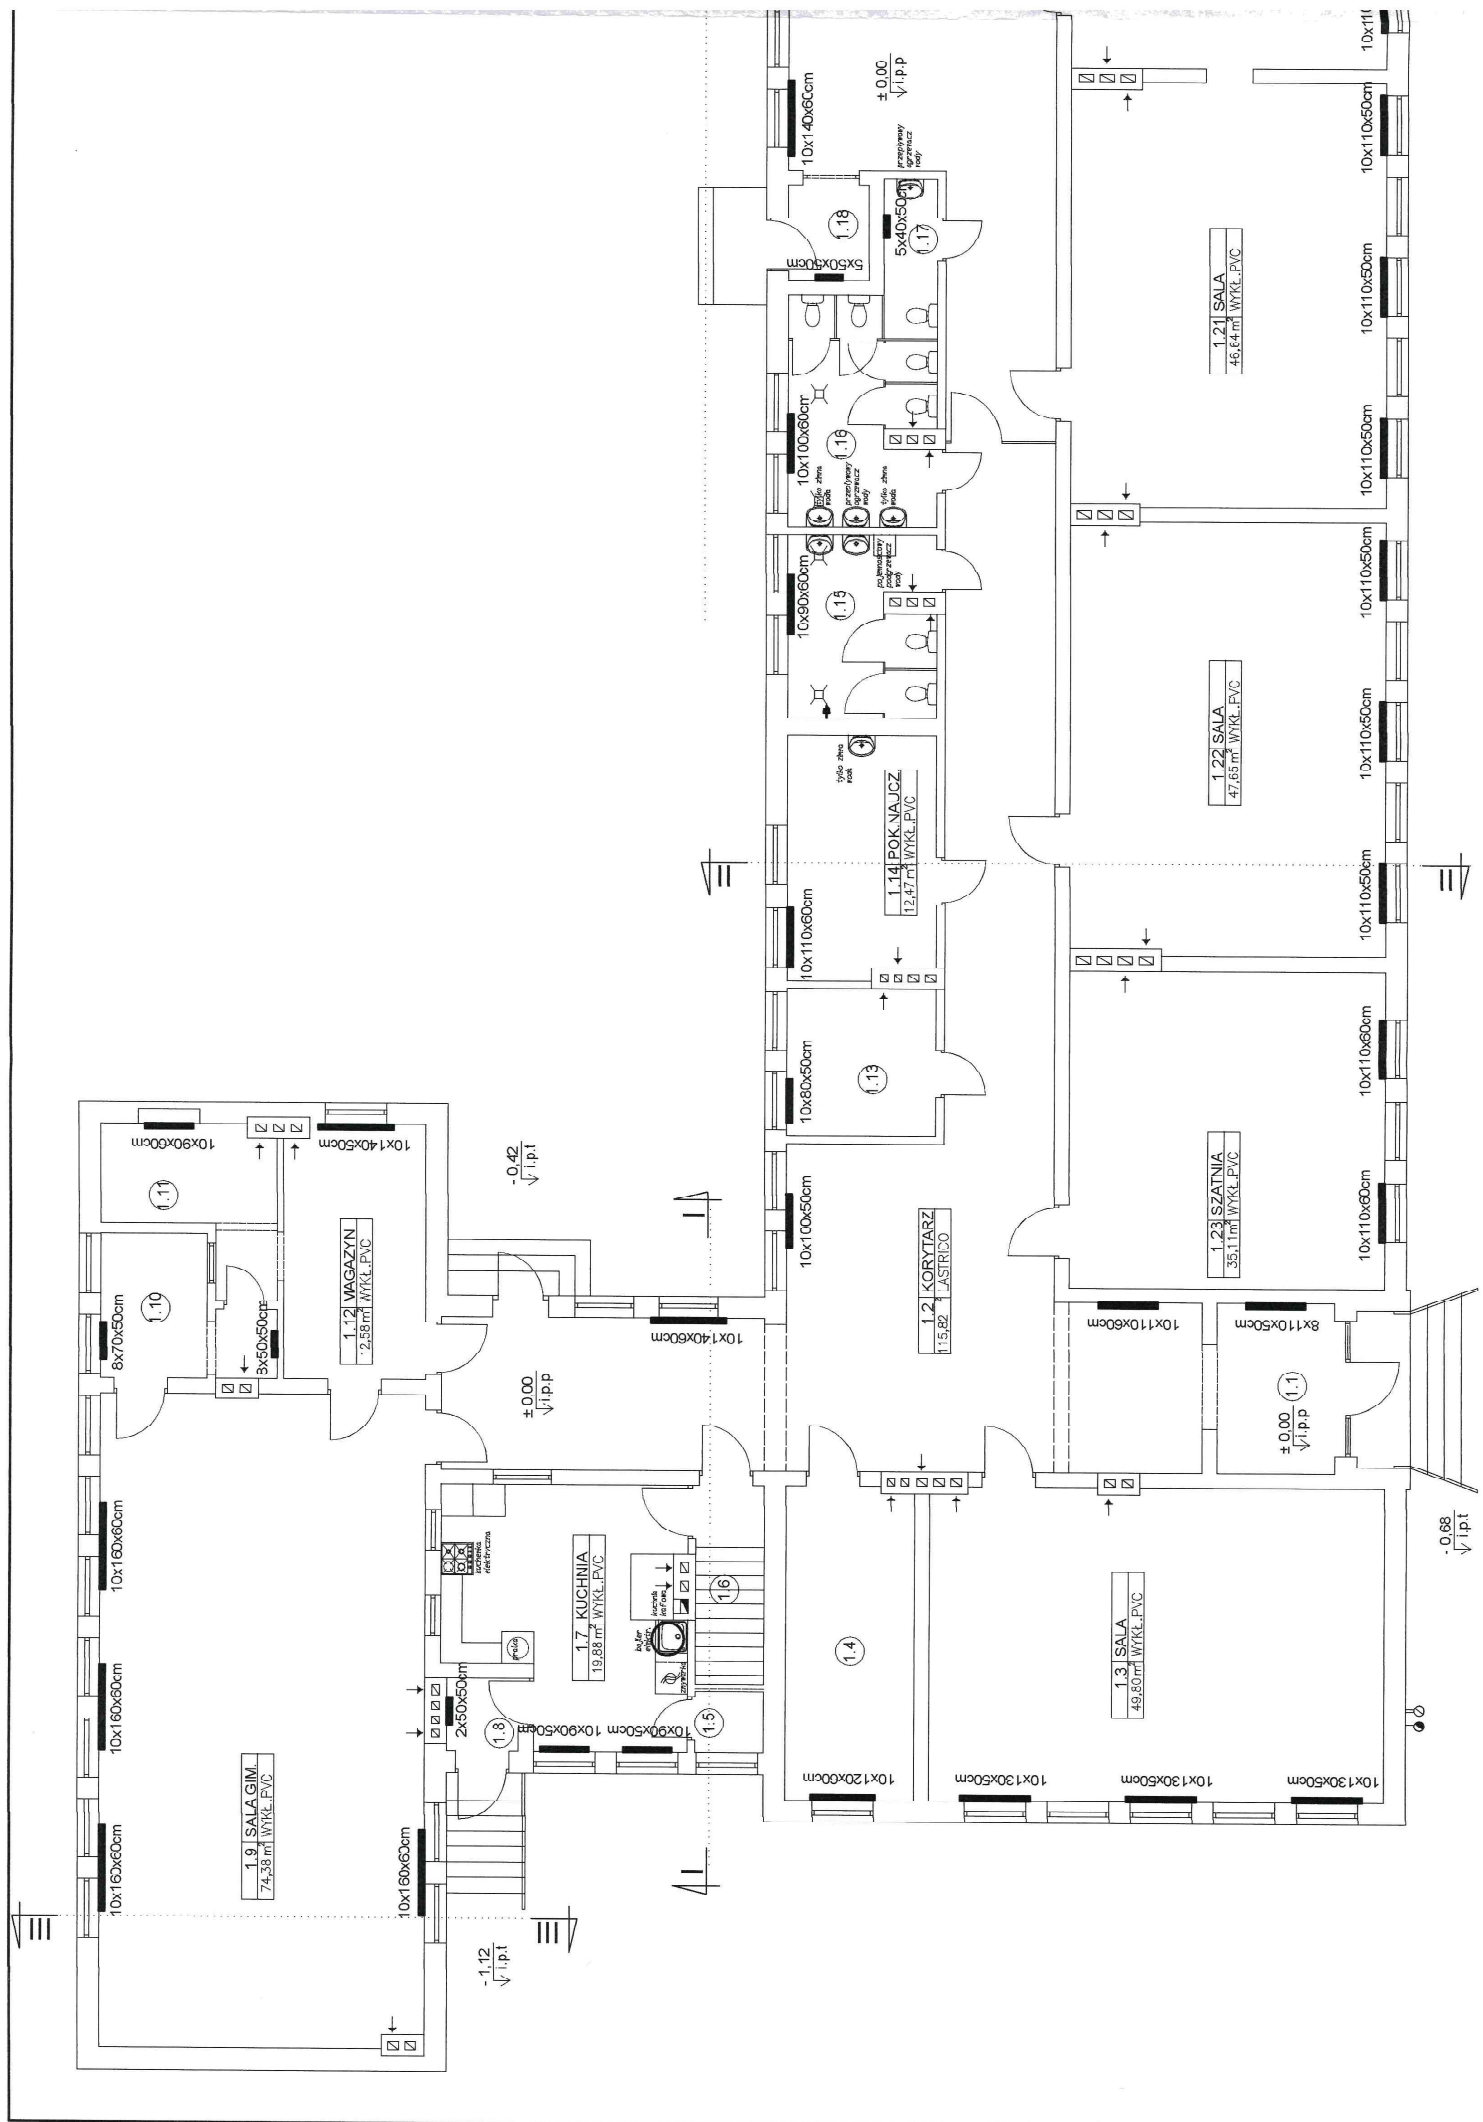

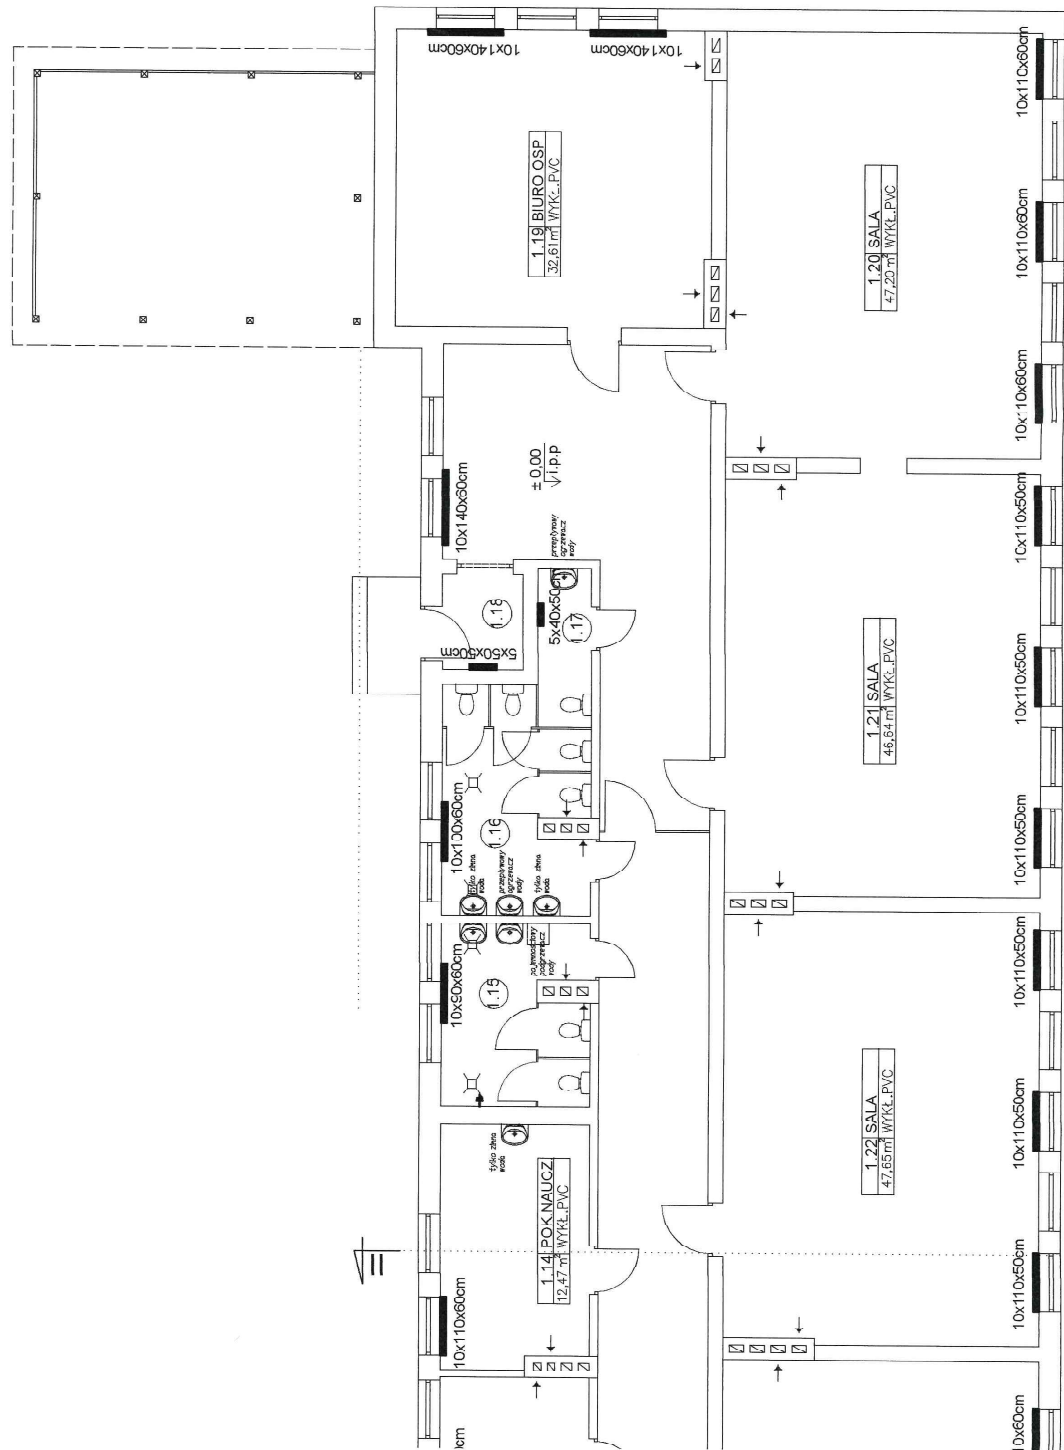

LEGENDA:

— istniejące grzejniki

UWAGA:

1. Grzejniki opisano w następującej kolejności: grubość x długość x wysokość

Rzut parteru instalacje
sanitarne inwentaryzacja
skala 1:100

STATUS: INWENTARYZACJA BUDOWLANA



PRZEDSIĘBIORSTWO PRODUKCJO-HANDLOWE
KRAJAN Sp. z o.o.
ul. Kościuszki 11
89-400 Sepólno Krajeńskie
t. 052 388 10 10
e-mail: opdkrajan@wp.pl
www: www.opdkrajan.pl
t.k. 502 483 721


INWESTOR:
GMINA SOŚNO
UL. NOWA 1
89-412 SOŚNO

OBIEKT:
BUDYNEK POBYTOWY SZKOŁY W SITNE
(ŚWIETLICA WIEJSKA)

LOKALIZACJA: SITNO '1, DZ. NR 278/3

TYTUŁ RYS.: RZUT PARTERU INSTALACJE SANITARNE
INWENTARYZACJA

PROJEKTANT KONSTRUKCYJNO-BUDOWLANE: URZĄD KRAJAN Sp. z o.o. ul. Kościuszki 11 89-400 Sepólno Krajeńskie	
SKALA	1:100
NR PROJ.	NR RYS.
5/2021	91
DATA	05.2021

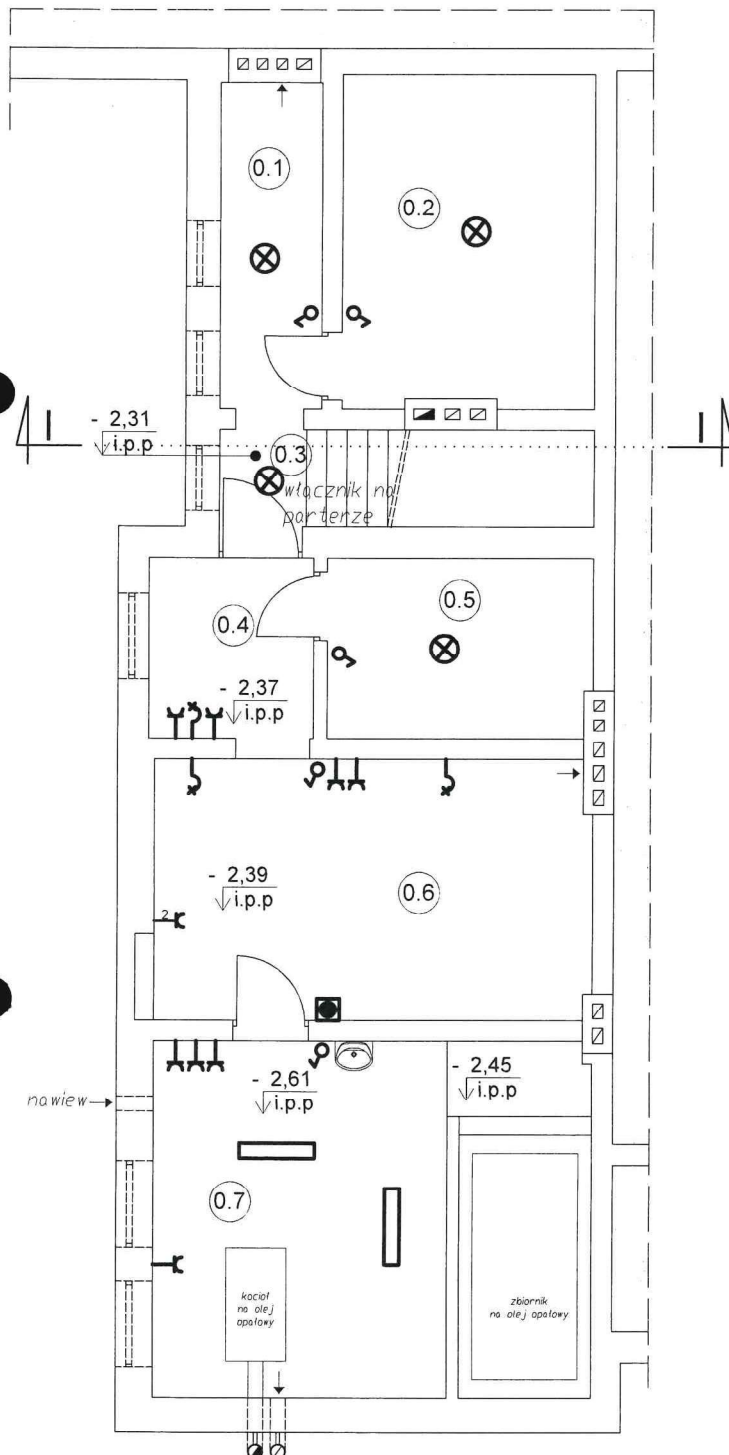

LEGENDA:

- RG - istniejąca rozdzielnica główna
- - istniejący wyłącznik prądu
- ⊗ - istniejące oprawy sufitowe
- ~ - istniejące oprawy ściennne
- ♂ - istniejący łącznik jednobiegunowy,
- ⚡ - istniejący łącznik dwubiegunowy,
- ⌚ - istniejące gniazdo wtykowe pojedyncze
- ⌚² - istniejące gniazdo wtykowe podwójne
- ⌚ - istniejące gniazdo telefonomartyczne
- a, b, c... - przynależność do łącznika

Rzut piwnicy instalacje elektryczne inwentaryzacja skala 1:100

STATUS:

INWENTARYZACJA BUDOWLANA



PRZEDSIĘBIORSTWO PRODUKCYJNO-HANDLOWE
KRAJAN Sp. z o.o.
Wiśniewa 18
89-400 Sępólno Krajeńskie
t. 052 388 10 10 email: pphkrajana@wp.pl
t.k. 502 483 721 www: www.pphkrajana.pl

INWESTOR: GMINA SOŚNO
UL. NOWA 1
89-412 SOŚNO

OBIEKT: BUDYNEK PO BYŁEJ SZKOLE W SITNIE
(ŚWIE TLICA WIEJSKA)

LOKALIZACJA: SITNO 11, DZ. NR 278/3

TYTUŁ RYS.: RZUT PIWNICY INSTALACJE ELEKTRYCZNE
INWENTARYZACJA

PROJEKTANT KONSTRUKCYJNO-BUDOWLANY:
mgr inż. Wojciech Sienkiewicz
Upr.Nr KUP/0109/PWOK/08


PROJEKTANT KONSTRUKCYJNO-BUDOWLANY:
mgr inż. Gabriela Szpajda
Upr.Nr KUP/0049/PWOKb/21

SKALA
1:100

NR. PROJ.
5/2021

NR. RYS.
101

DATA:
05.2021

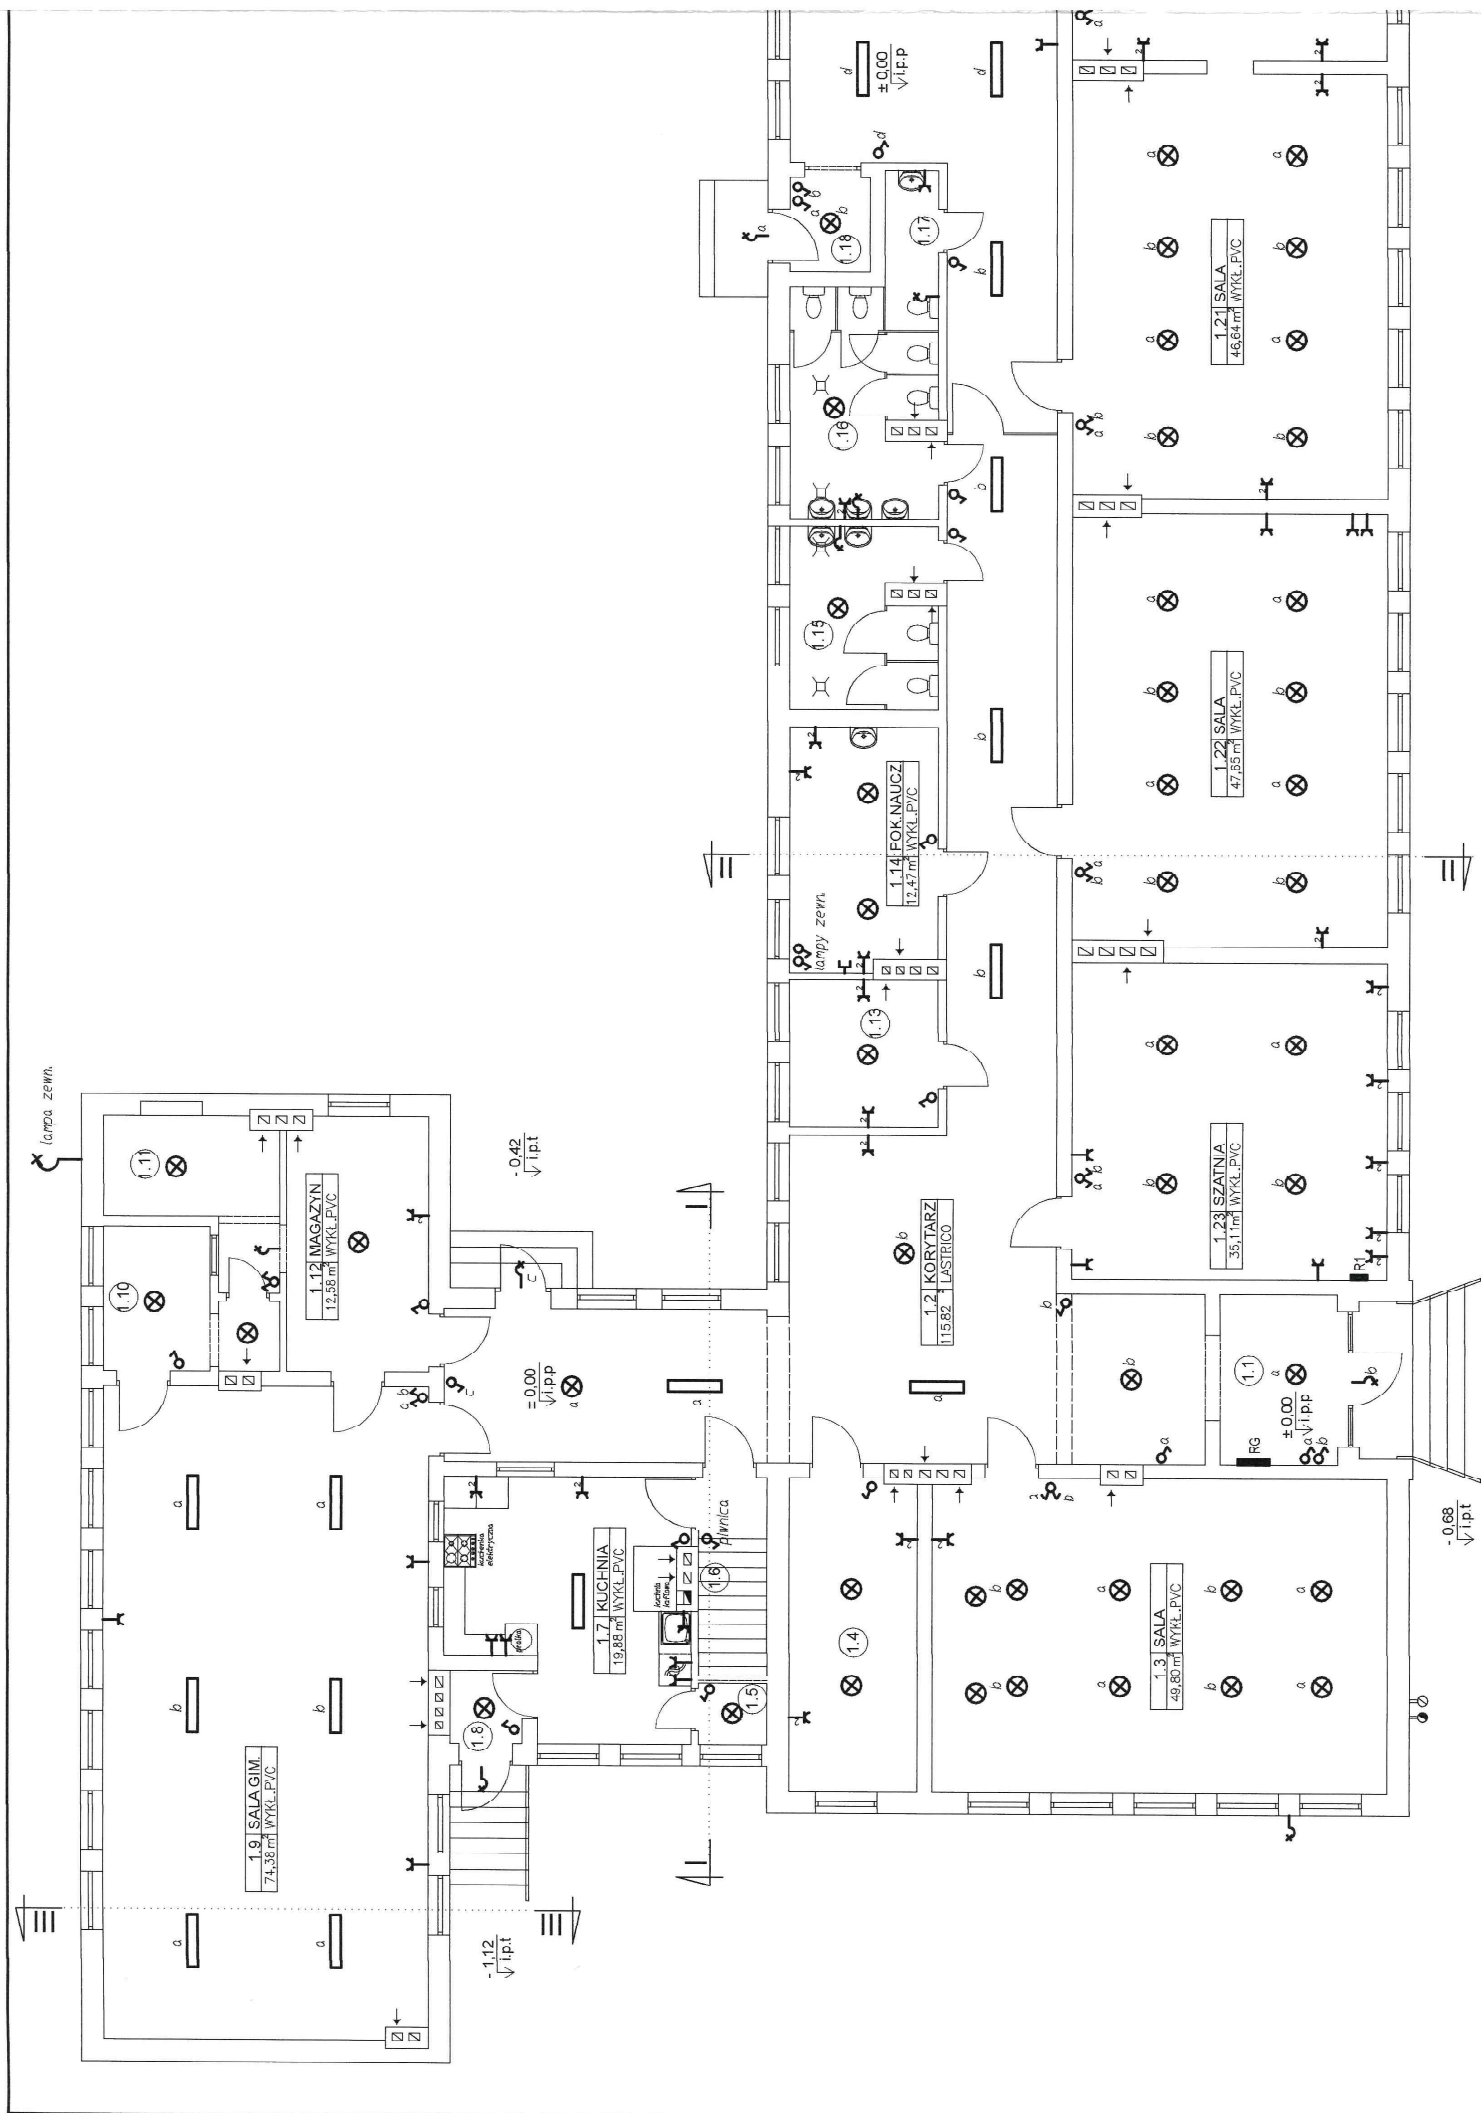

LEGENDA:

- R3 - Istniejąca rozdzielnica główna
■ - Istniejący wyłącznik prądu
⊗ - Istniejące oprawy sufitowe
~ - Istniejące oprawy ścienne
δ - Istniejący łącznik jednobiegunowy,
δ - Istniejący łącznik dwubiegunowy,
X - Istniejące gniazdo wtykowe pojedyncze
X² - Istniejące gniazdo wtykowe podwójne
[-] - Istniejące gniazdo telefonaryczne
o,b,c... - przynależność do łącznika

Rzut parteru instalacje
elektryczne inwentaryzacja
skala 1:100

STATUS:

INWENTARYZACJA BUDOWLANA



PRZEDSIĘBIORSTWO PRODUKCYJNO-HANDLOWE
KRAJANI Sp. z o.o.
Wiśniewa 18
89-400 Sępólno Krajeńskie
t. 052 388 10 10
e-mail: pphkrajani@wp.pl
www: www.pphkrajani.pl

INWESTOR:
GMINA SOŚNO
UL. NOWA 1
89-412 SOŚNO

OBIEKT:
BUDYNEK PO BYŁEJ SZKOLE W SITNE
(ŚWIETLICA WEJSKA)

LOKALIZACJA: SITNO 11. DZ. NR 278/3

TYTUŁ RYS.: RZUT PARTERU INSTALACJE ELEKTRYCZNE
INWENTARYZACJA

PROJEKTANT KONSULTACJA PROJEKTOWA
UL. KUPCOWA 10
UL. KUPCOWA 10
UL. KUPCOWA 10

SKALA: 1:100
NR. RYS.: 11
DATA: 05.2021

